

Index	Datum	Bezeichnung
A	13.03.2008	diverse Ergänzungen

Bauvorhaben:
 FZ-Wohnen GmbH
 Familienzentrum 6
 91332 Heiligenstadt i. Ofr.

38 Seniorenwohnungen Haus Leinleiter Tal

Architekt:
 Dipl.-Ing. Ulrich K. Arndt
 Leydenallee 37 b
 12167 Berlin

Gebüdeteknik:
 Heizung / Sanitär / Lüftung / Elektro
 Planungs- u. Sachverständigenbüro
 Archim Frey
 Peter - Vischer - Straße 14
 12157 Berlin
 T.: 030.79784685
 M.: 0171.7449302


Gewerk: Sanitär
 Planinhalt: Grundriss 3.OG.
 Planstand: 13.03.2008 - Index A
 Maßstab: 1 : 100
 Datum: 03.03.2008
 Blatt-Nr.: SW6 06HLS

SW6 05 Grundriss 3.OG

- Trinkwasser kalt
- Trinkwasser warm
- Trinkwasser Zirkulation
- Schmutzwasser
- Regenwasser
- - - Mischwasser

Sämtliche Auflagen, Hinweise und Ergänzungen aus der Baubeschreibung sind zu berücksichtigen.
 Dimensionen der Anschlussleitungen siehe Strangschema

- Legende**
- +17.18 **abgeh. Becke**
 - +12.40 **abgeh. Becke**
 - dT dichte Tür
 - dsT dichte Tür, selbstschließend
 - (voll) vollwandige Tür
 - RS Rauchschutztür n. DIN 18095, selbstschließend
 - T30 feuerhemmende Tür, selbstschließend
 - T90 feuerbeständige Tür, selbstschließend
 - (F) Elektromagn.Feststellanlage
 - mit Brandmelder u. bauaufs.Zulassung
 - BRH Brüstungshöhe bezogen auf OK FFB
 - rh raumhoch
 - NA Notausgang, von innen stets ohne Hilfsmittel zu öffnen
 - Neues Bauteil gem. Statik und Brandschutznachweis

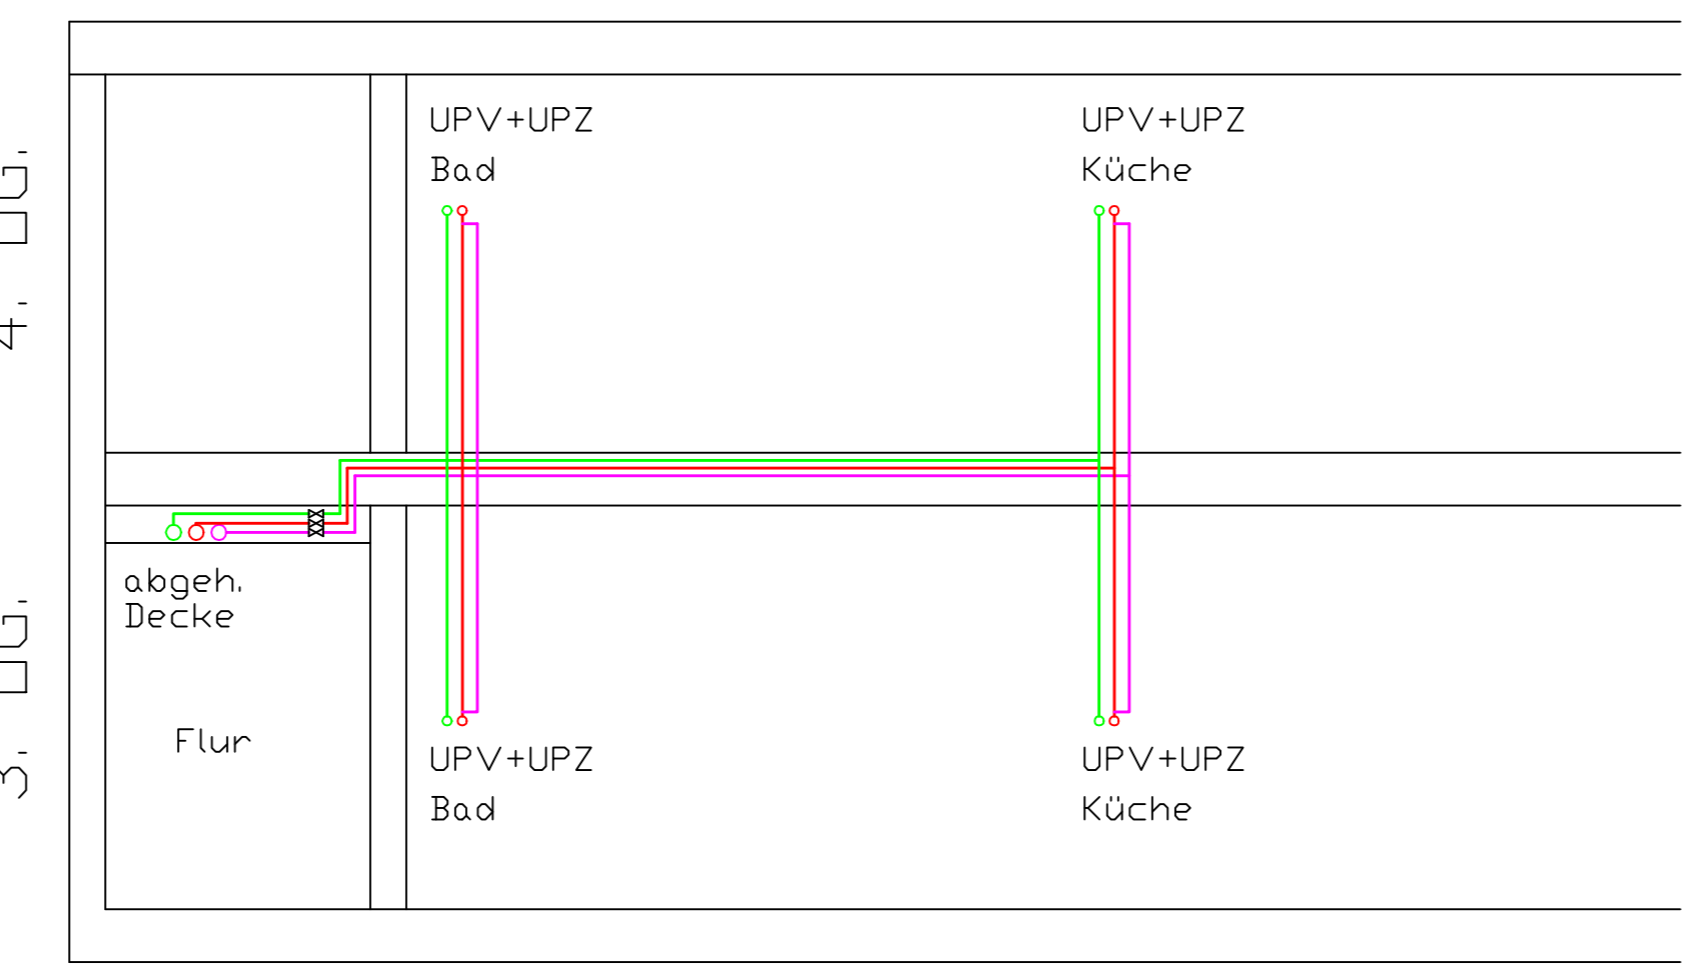

Systemdarstellung
 Wasserverteilung